


### Legenda

- istn. krawędź drogi
- proj. krawężnik 15x30x100 wyniesiony +14cm ponad nawierzchnię jezdni drogi wbudowany na ławie bet
- proj. obrzeże bet. 8x30x100 wbudowane na ławie bet.
- proj. krawężnik nejazdowy przy zjazdach na wysokość 3cm ponad nawierzchnię jezdni
- granica pasa drogowego
- proj. nawierzchnia zjazdów z kostki bet. gr 8cm
- proj. nawierzchnia chodnika z kostki bet. gr 8cm
- proj. nowa warstwa ścieralna
- istn. kanalizacja deszczowa
- proj. kanalizacja deszczowa
- proj. studnia rewizyjna Ø1200mm
- proj. studnia inspekcyjna Ø800mm
- proj. wpust deszczowy

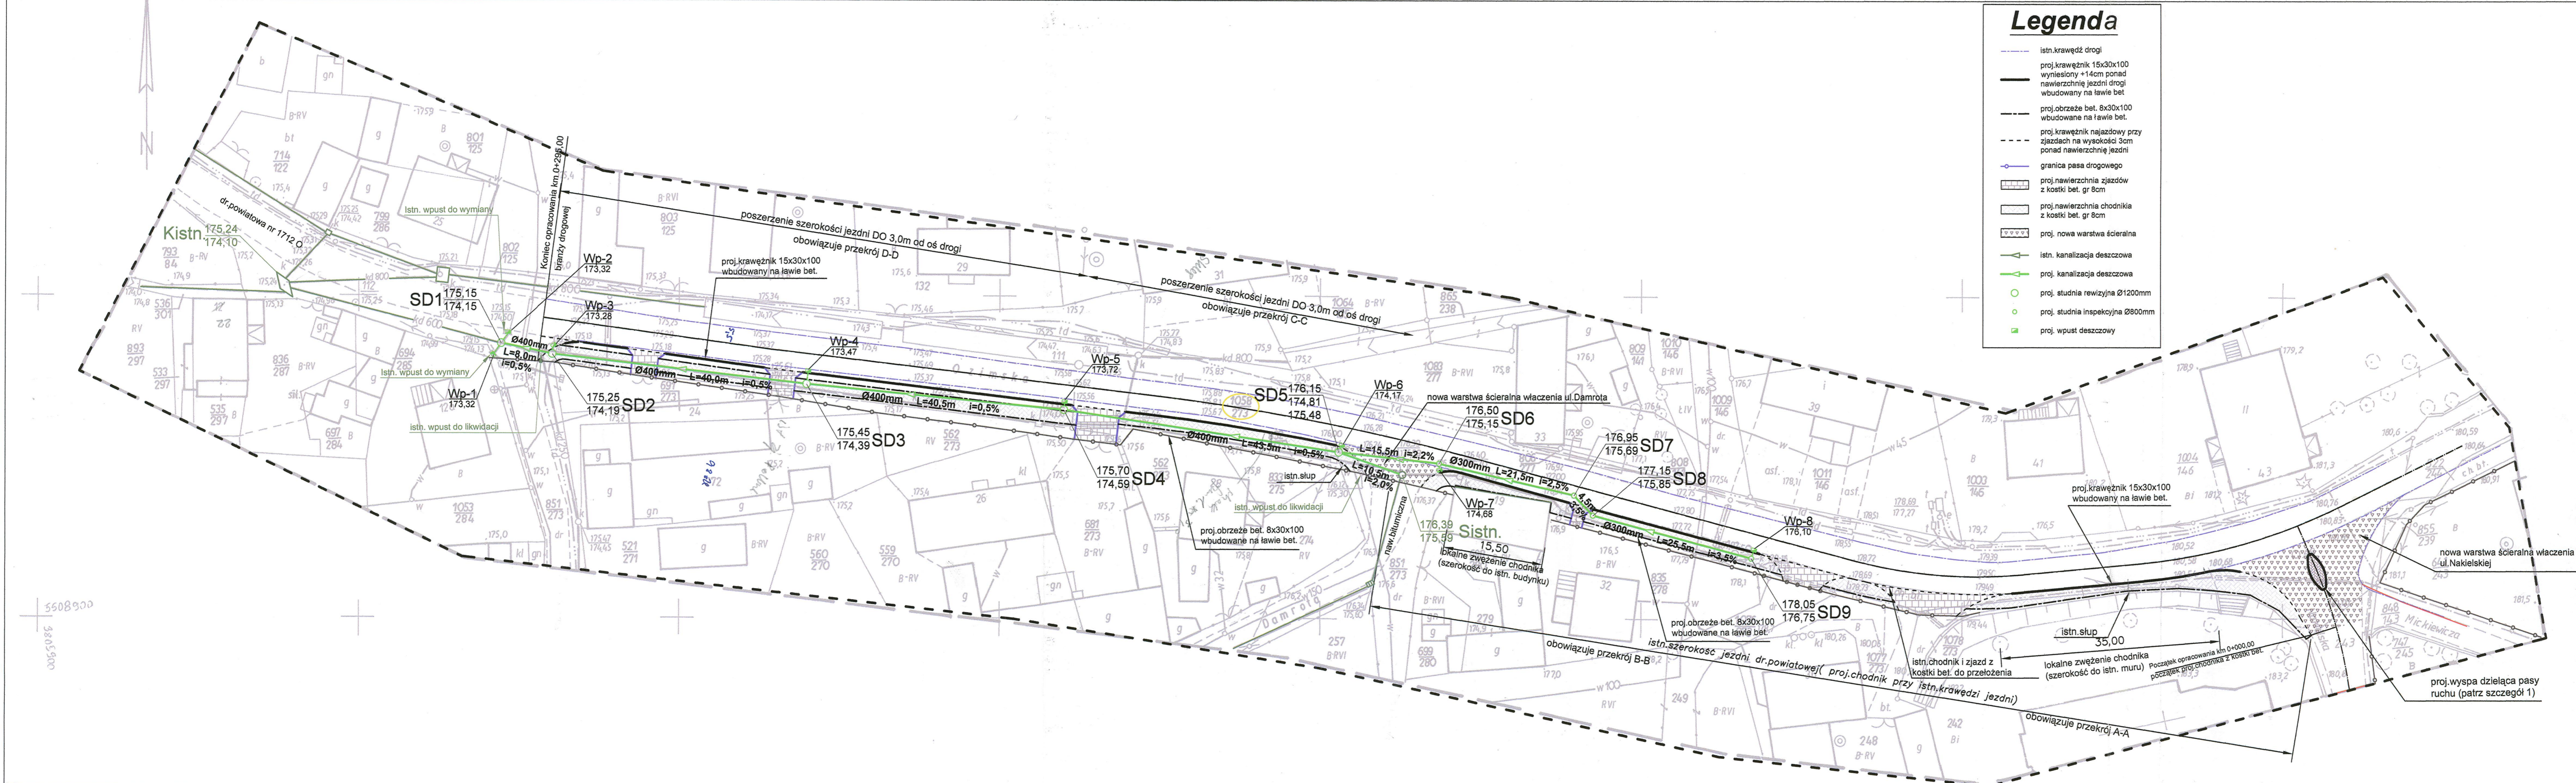

województwo opolskie  
gmina Tarnów Opolski  
obręb Raszowa  
K.m. 3 dz. 1058/273

**MAPA JEDNOSTKOWA**  
Skala 1:500  
Powstała z powiększenia sekcji mapy zasadniczej  
474 - 142 - 092

wykonał :  
Władysław ŚWIK  
Geodeta nr 10000  
z wyz. nr 8571, tel. 77 465 45 46  
46-150 Mielżyca, ul. Wolności 72a  
NIP 734-104-18-27, KRS 008 101 516

Nr zgł. 2410/08  
data:

TEMAT OPRACOWANIA:	BUDOWA CHODNIKA WRAZ Z ODWODNIENIEM PRZY ULICY OZIMSKIEJ W M. RASZOWA		
LOKALIZACJA:	ul. OZIMSKA, m. RASZOWA, gm. TARNÓW OPOLSKI		
INWESTOR:	GMINA TARNÓW OPOLSKI, ul. DWORCOWA 6, 46-060 TARNÓW OP.		
PRZEDMIOT RYSUNKU:	PLAN ZAGOSPODAROWANIA TERENU - BRANŻA KANALIZACYJNA		
PROJEKTOWAŁ:	NR UPRAWNIENI:	SPECJALNOŚĆ:	PODPIS:
M. BRZEZIŃSKI	352/04/0P	SIECI WOD-KAN	
SPRAWDZIŁ:	NR UPRAWNIENI:	SPECJALNOŚĆ:	PODPIS:
M. MACIANTOWICZ	206/04/0P	SIECI WOD-KAN	
SKALA 1:500	DATA OPRACOWANIA: GRUDZIEŃ 2008r.		RYS. NR 1