


1:100
1:500


PROFIL D1

POZIOM PORÓWNAWCZY: 167.00 m n.p.m.

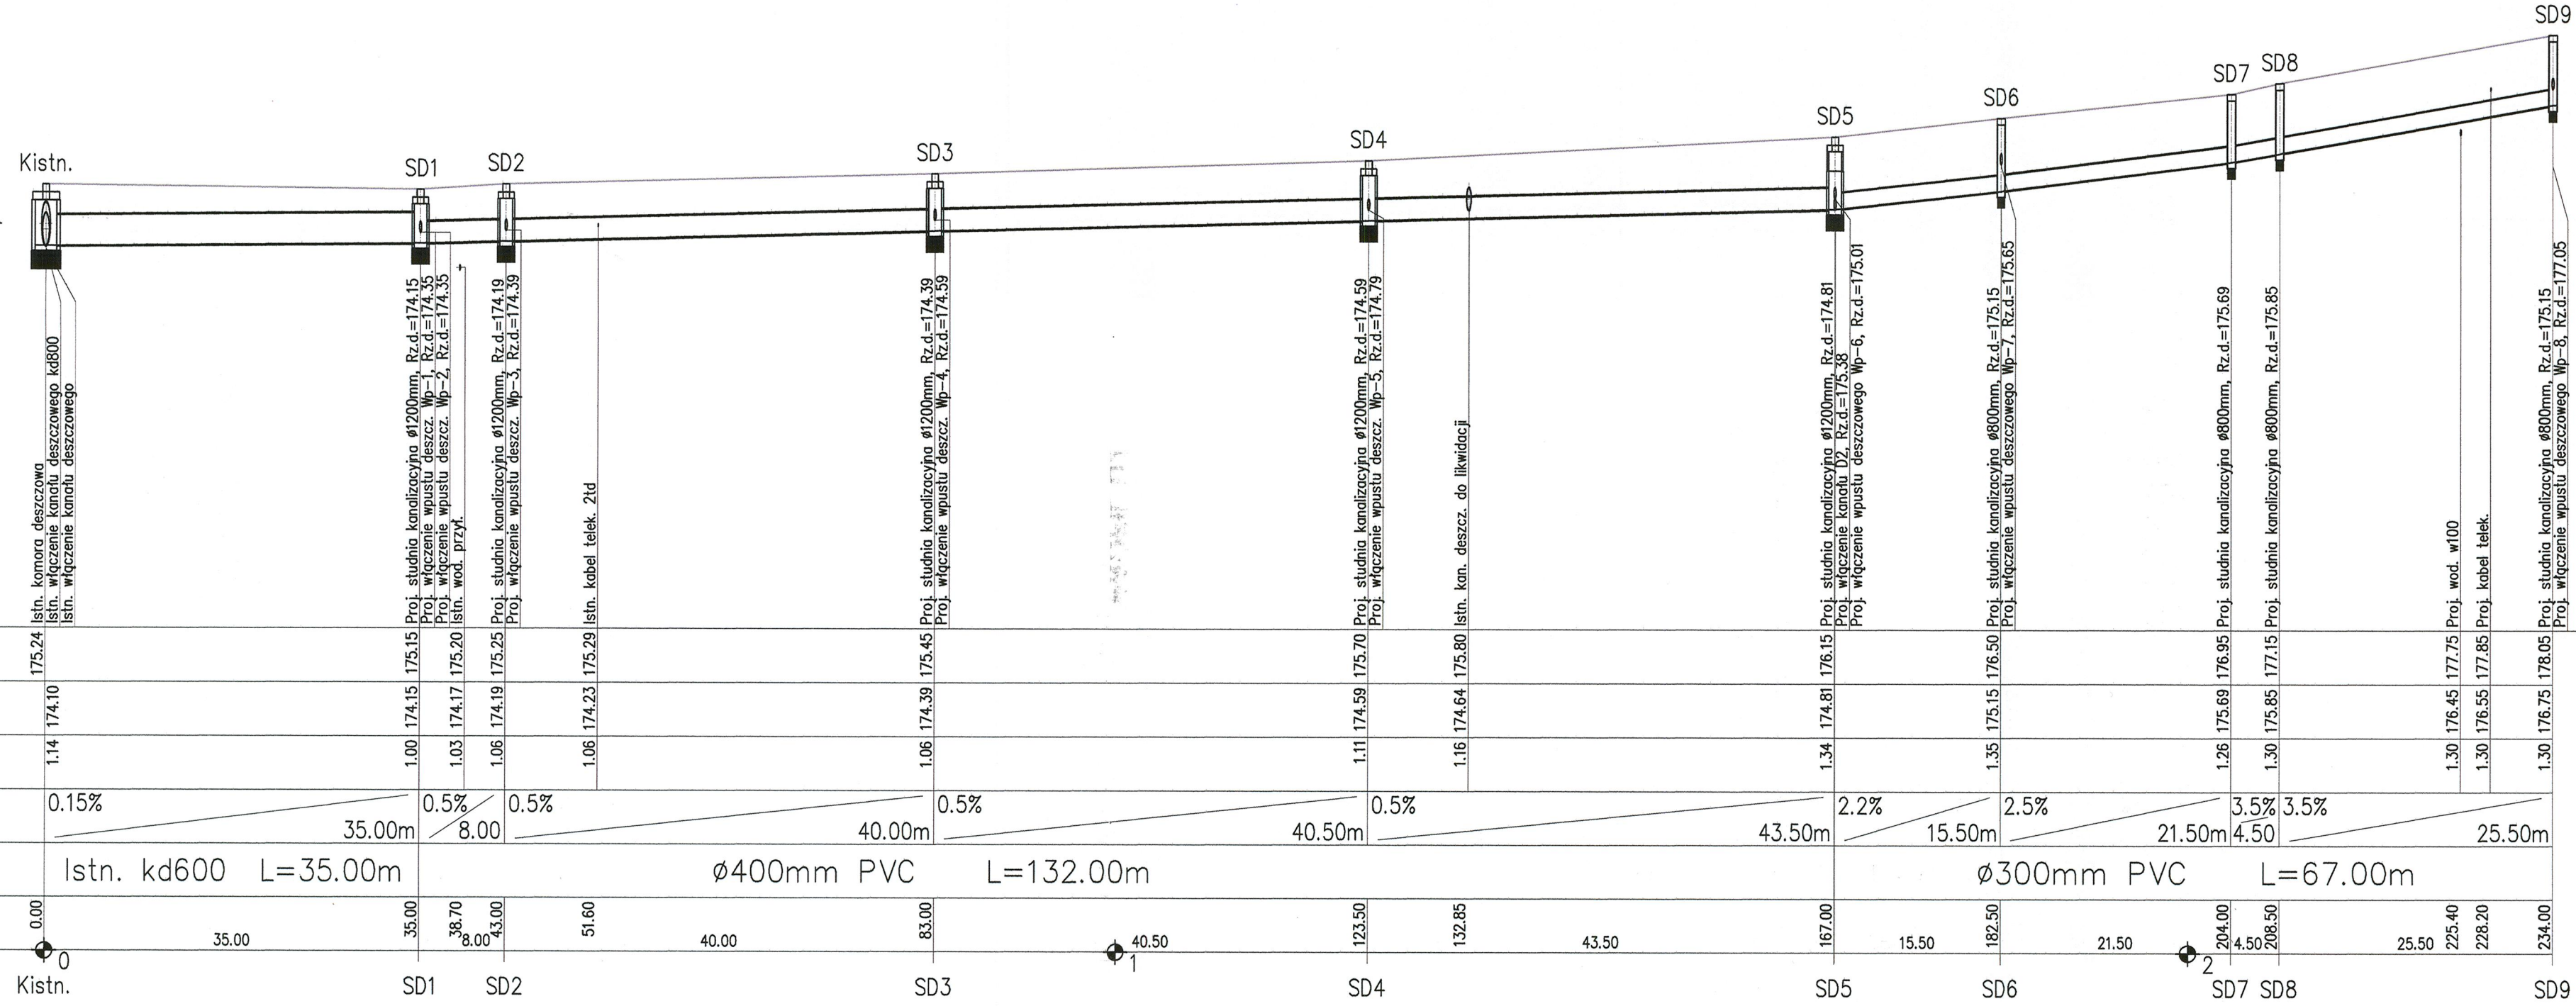

PROFIL D2

POZIOM PORÓWNAWCZY: 167.00 m n.p.m.

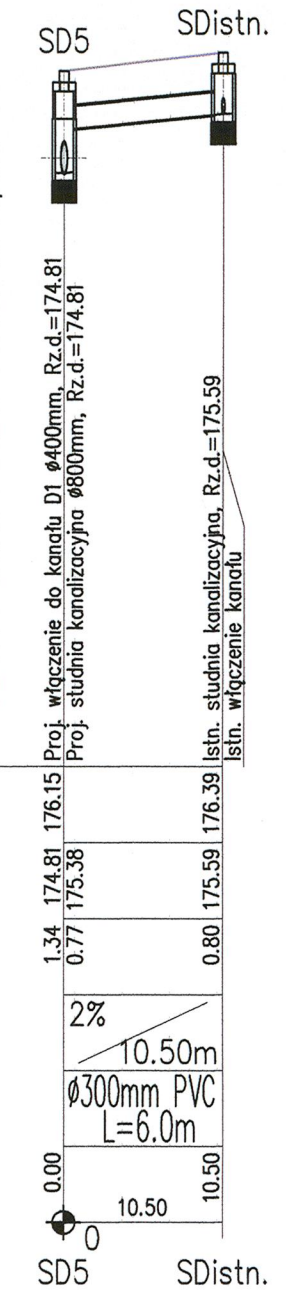

TEMAT OPRACOWANIA:	BUDOWA CHODNIKA WRAZ Z ODWODNIENIEM PRZY ULICY OZIMSKIEJ W M. RASZOWA		
LOKALIZACJA:	ul. OZIMSKA, m. RASZOWA, gm. TARNÓW OPOLSKI		
INWESTOR:	GMINA TARNÓW OPOLSKI, ul. DWORCOWA 6, 46-050 TARNÓW OP.		
PRZEDMIOT RYSUNKU:	PROFIL PODŁUŻNY KANALIZACJI DESZCZOWEJ		
PROJEKTOWAŁ:	NR UPRAWNIENI:	SPECJALNOŚĆ:	PODPIS:
M. BRZEZIŃSKI	352/94/OP	SIECI WOD-KAN	
SPRAWDZIŁ:	NR UPRAWNIENI:	SPECJALNOŚĆ:	PODPIS:
M. MACIANTOWICZ	206/94/OP	SIECI WOD-KAN	
SKALA 1:100/500	DATA OPRACOWANIA: GRUDZIEŃ 2008r.		RYŚ. NR 2